


PLANTA BAIXA REDE DE ESGOTO  
1:100

Lista de Materiais	
Caixas de Passagem	
Caixa de inspeção esgoto simples CE- 60x60 cm	7 pç
PVC Acessórios	
Caixa sifonada 100x100x50	4 pç
150x150x50	2 pç
150x185x75	4 pç
Sifão de copo p/ pia e lavatório 1" - 1.1/2"	15 pç
Sifão flexível p/ Mictório 1.1/4" - 2"	5 pç
Válvula p/ lavatório e tanque 1"	15 pç
PVC Esgoto	
Bucha de redução longa 50 mm - 40 mm	2 pç
Curva 90 curta 40 mm	17 pç
50 mm	8 pç
Joelho 45 100 mm	7 pç
150 mm	2 pç
40 mm	4 pç
50 mm	2 pç
75 mm	2 pç
Joelho 90 100 mm	6 pç
50 mm	10 pç
Joelho 90 c/anel p/ esgoto secundário 40 mm - 1.1/2"	15 pç
Junção simples 100 mm - 50 mm	1 pç
100 mm - 100 mm	5 pç
150 mm - 75 mm	3 pç
Redução excêntrica 150 mm - 100 mm	2 pç
75 mm - 50 mm	1 pç
Tubo rígido c/ ponta lisa 100 mm - 4"	18.93 m
150 mm - 6"	27.96 m
40 mm	16.55 m
50 mm - 2"	22.04 m
75 mm - 3"	9.42 m
Tê 45 40 mm	2 pç
Tê sanitário 100 mm - 50 mm	4 pç
150 mm - 100 mm	2 pç
50 mm - 50 mm	8 pç
75 mm - 50 mm	4 pç
PVC Esgoto	
Curva 45 longa 50 mm	3 pç
Tubo rígido c/ ponta lisa 50 mm - 2"	6.06 m
Tê sanitário 50 mm - 50 mm	1 pç
Ventilação	


Legenda	
	Bucha de redução longa
	Caixa Sifonada
	Caixas Inspeção Esgoto Simples
	Curva 45 Longa para Esgoto Sanitário- sobre
	Curva 90 curta
	Joelho 45
	Junção simples
	Lavatório de Uso Geral
	Mictório de Caixa de Descarga- DN 50mm
	Ramais de Ventilação
	Redução excêntrica
	Tê sanitário
	Vaso Sanitário c/ J90°
	Vaso Sanitário c/ junção e curva 45°

OBS:

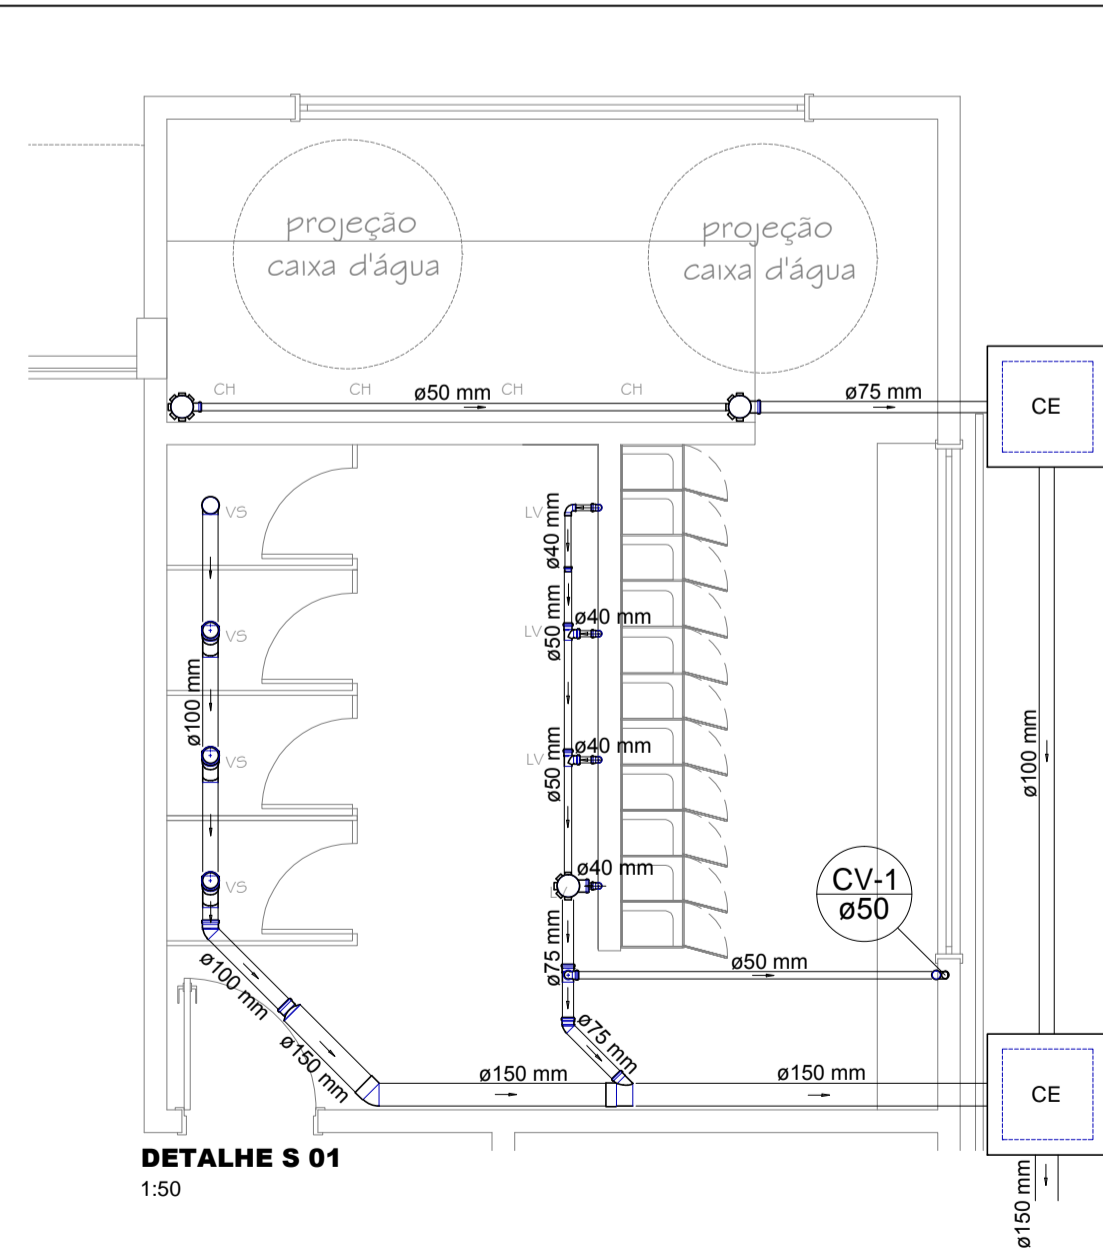


DETALHE S 01  
1:50

Tubulação de esgoto em PVC com inclinação de 1%  
Tubulação de ventilação em PVC sem inclinação

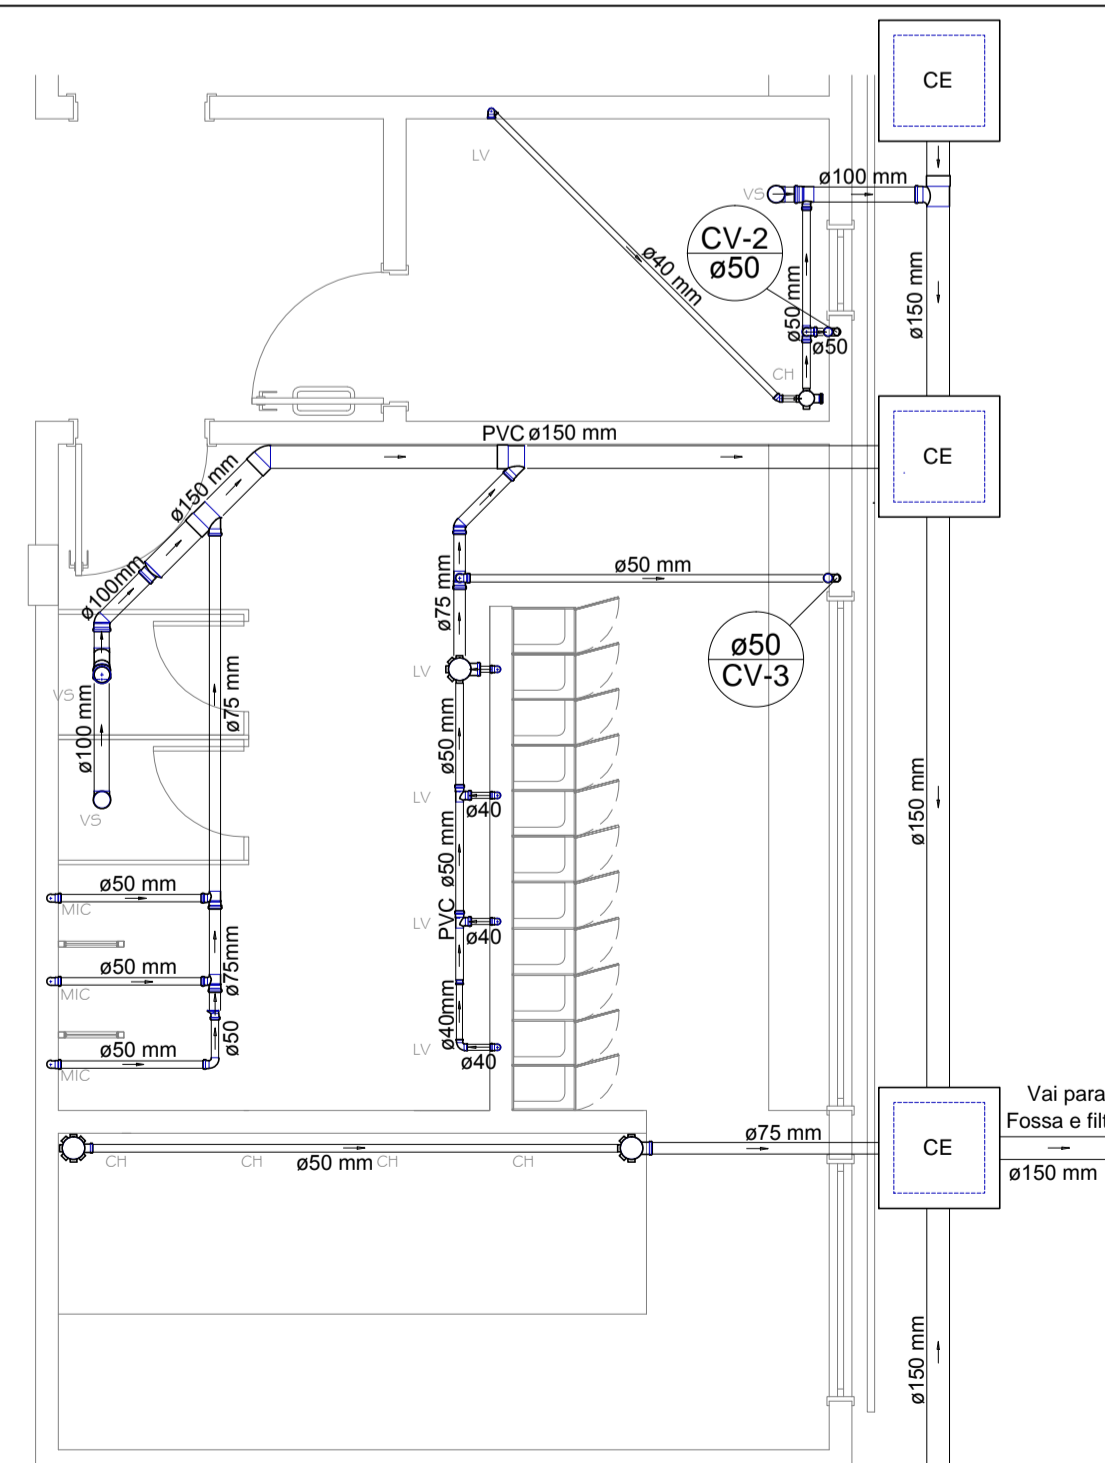

DETALHE S 02  
1:50

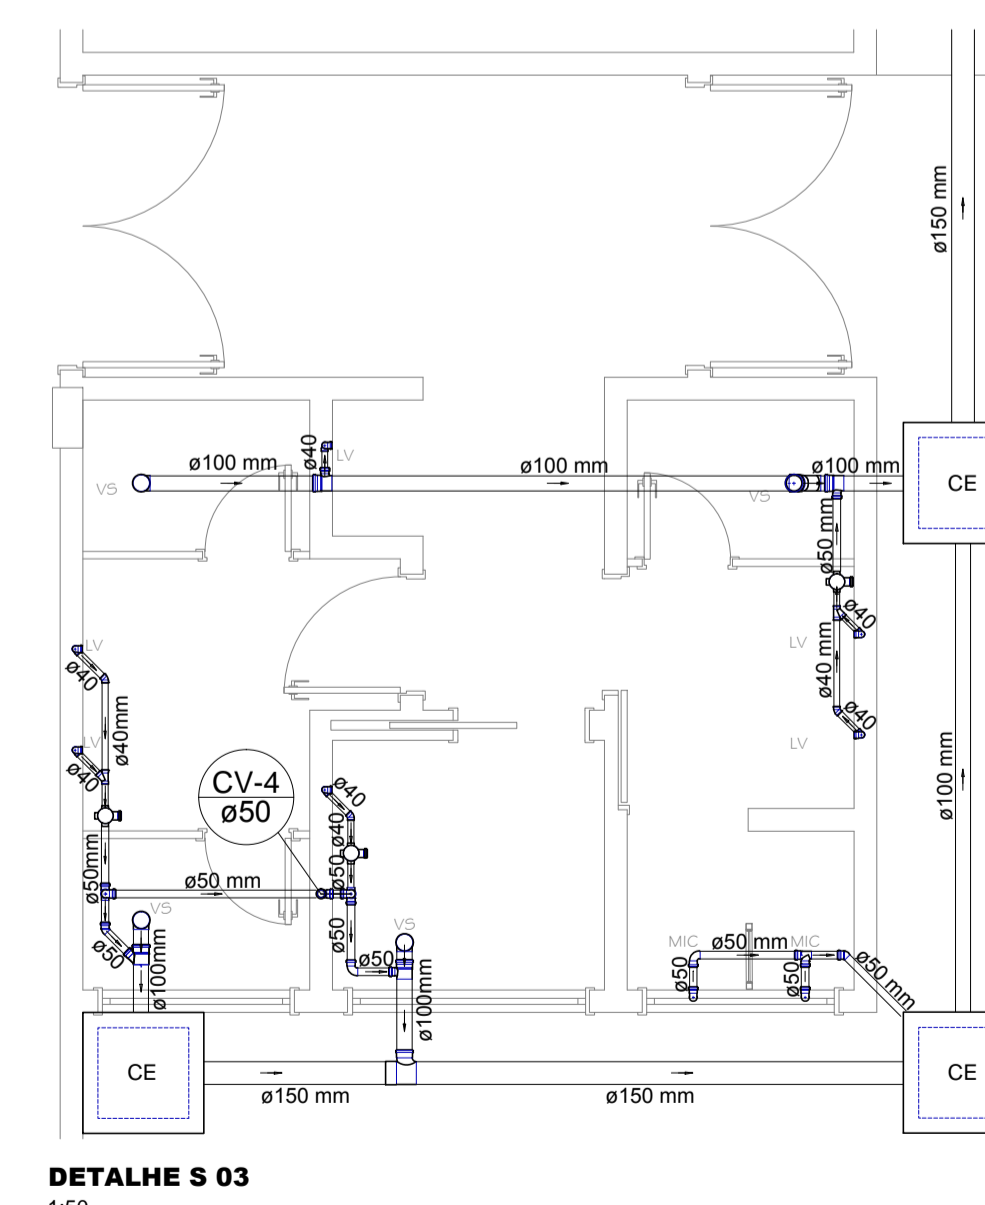

DETALHE S 03  
1:50

PREFEITURA:	INSS
ASS. RESPONSÁVEL TÉCNICO	ASS. PROPRIETÁRIO (a)
FERRARI ARQUITETURA & ENGENHARIA CNPJ.: 26.722.864/0001-00	PREFEITURA MUNICIPAL DE RODEIO CNPJ.: 83.102.814/0001-64

PREFEITURA MUNICIPAL DE RODEIO

GINÁSIO DE ESPORTE	ESCALA 1/50
Rua Erwin Pacher, Bairro Rodeio 12, Rodeio/SC	DATA Setembro/2017
ARQUIVO PMR.DWG	FOLHA 01
REDE SANITÁRIA	06



HIDROSSANITÁRIO