


- LEGENDA
- REBAIXO DO MEIO FIO
 - MEIO FIO
 - POSTE EXISTENTE
 - BOCA DE LOBO EXISTENTE

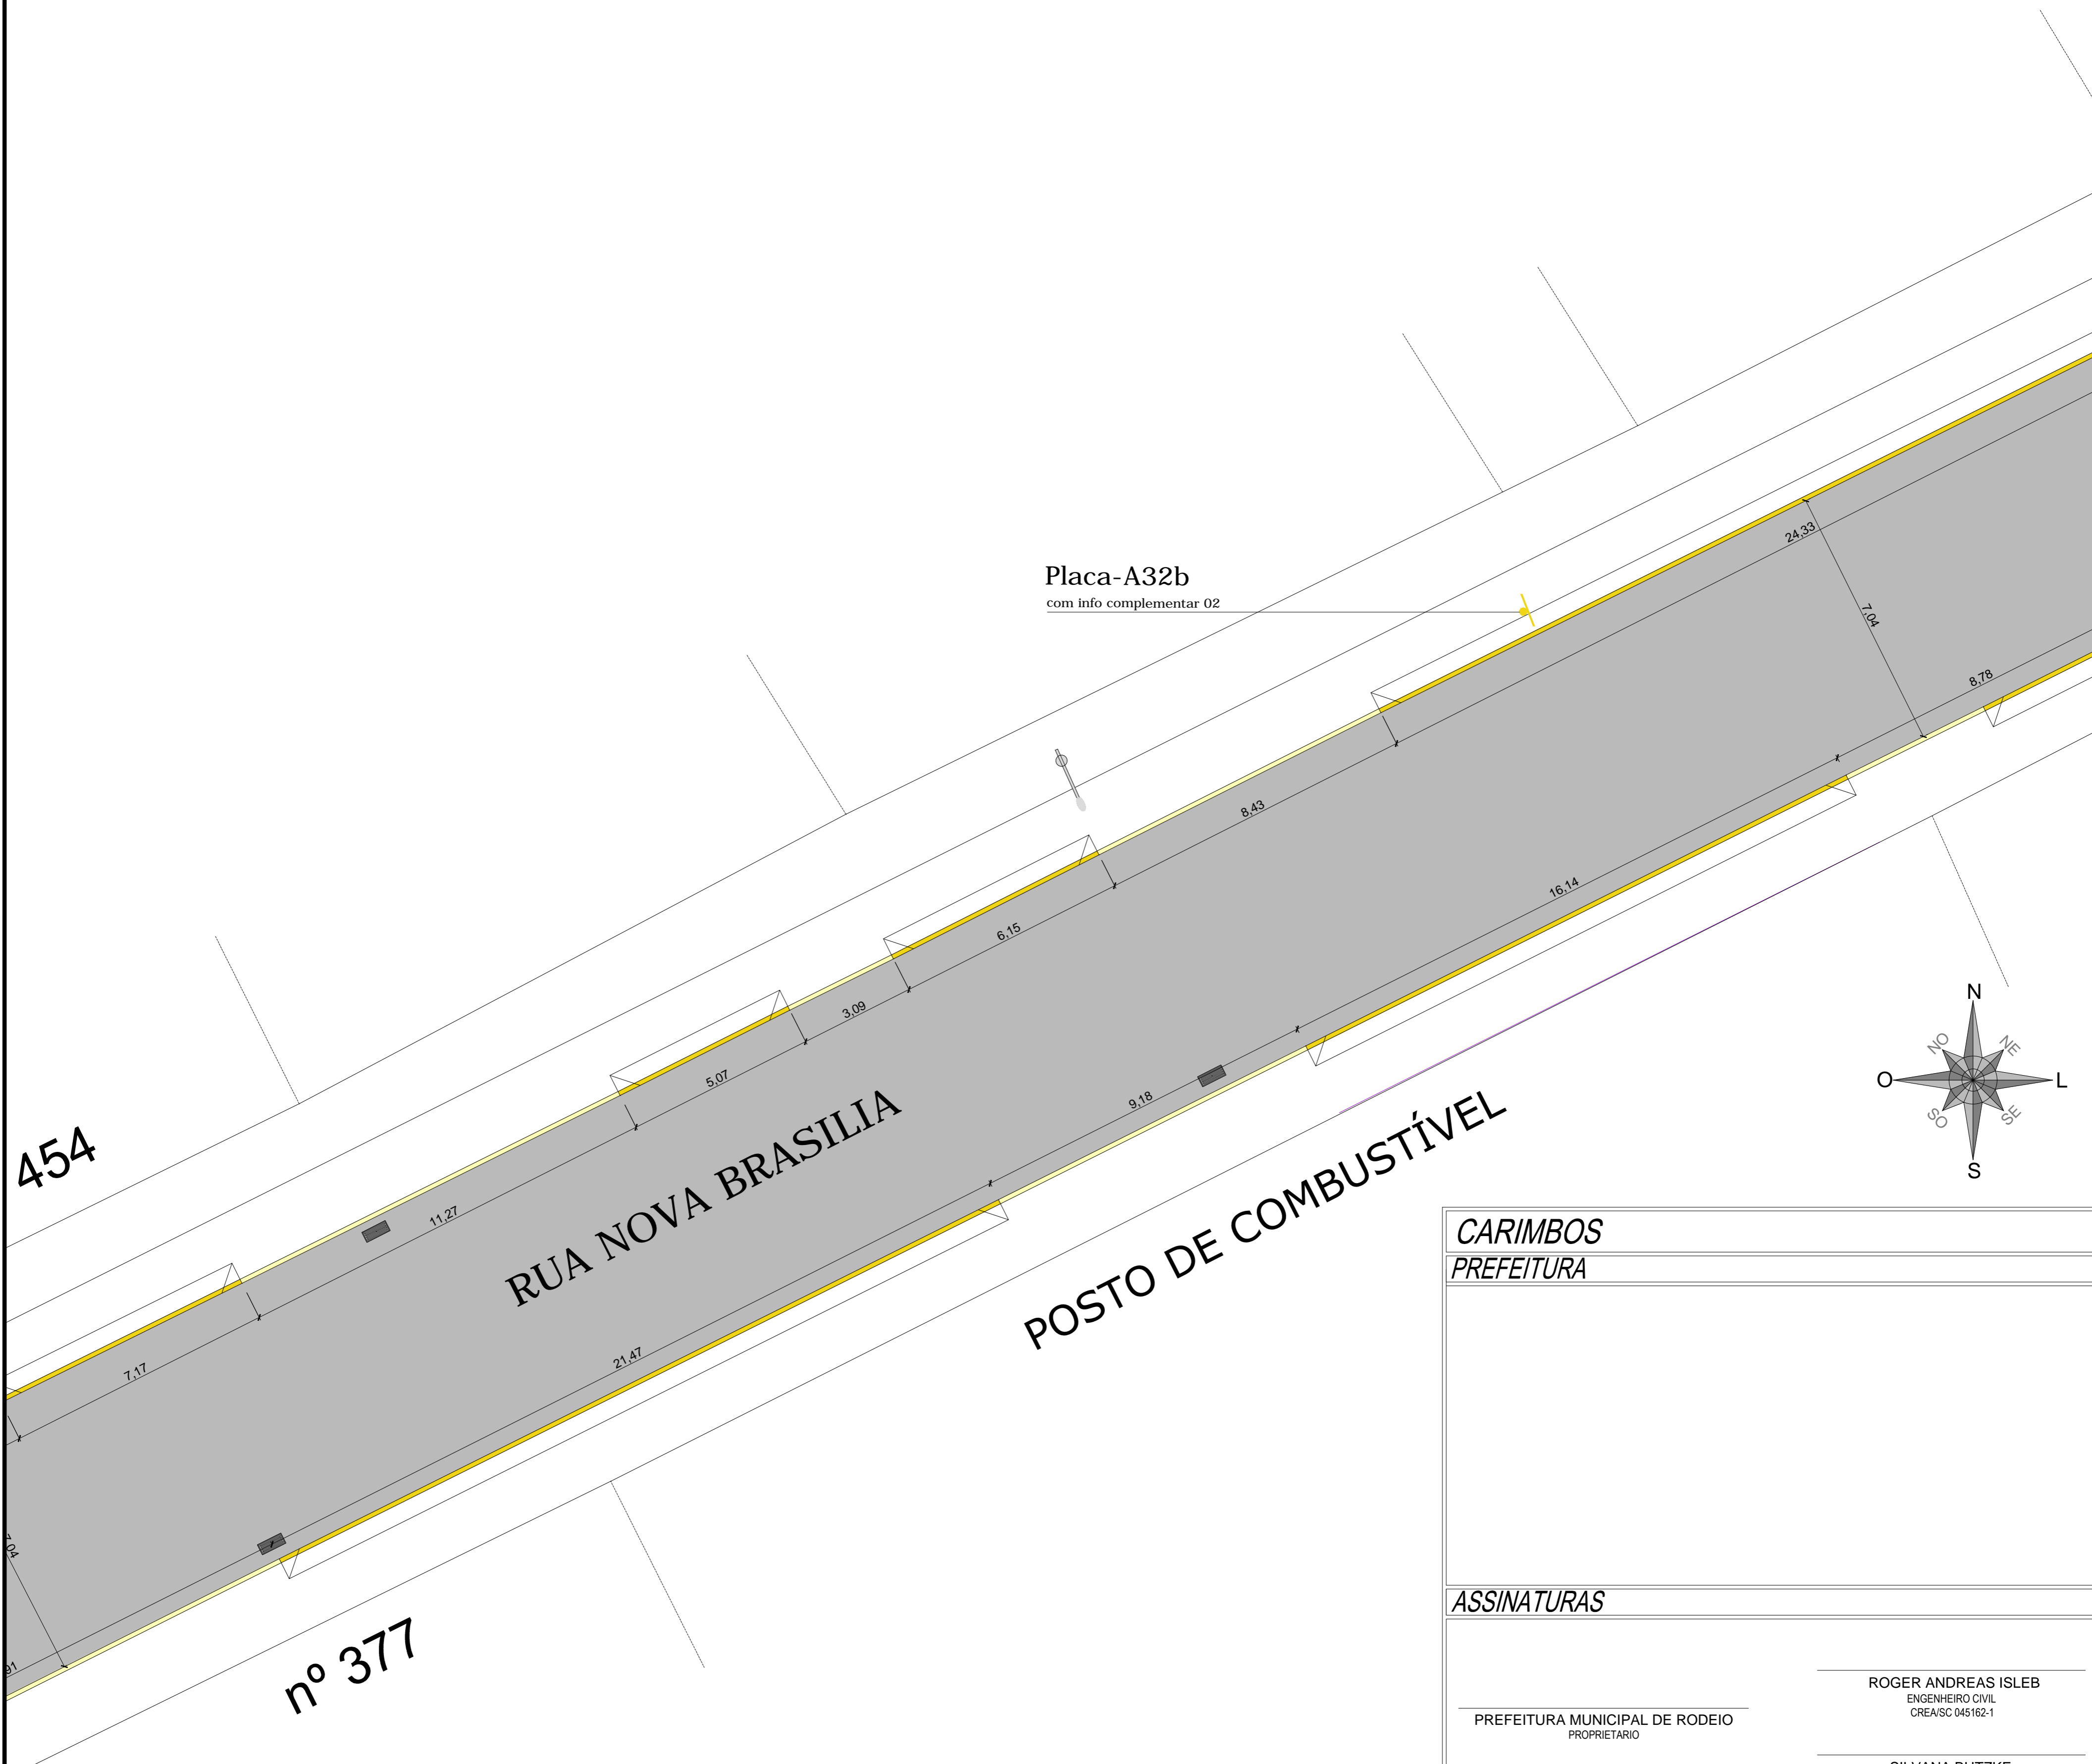


454

RUA NOVA BRASILIA

POSTO DE COMBUSTÍVEL

nº 377

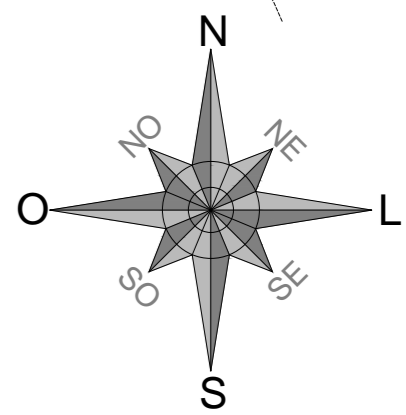

CARIMBOS	
PREFEITURA	
ASSINATURAS	
PREFEITURA MUNICIPAL DE RODEIO PROPRIETARIO	ROGER ANDREAS ISLEB ENGENHEIRO CIVIL CREA/SC 045162-1
	PROJETO: PROJETO ARQUITETÔNICO
<small>Rua Gustavo Mülher, 124, Bairro Imigrantes - Timbó/SC - CEP 89120-000 Fone/Fax: 47 3382-2817 e-mail: roger@rojekte.com.br</small>	TIPO DE OBRA: PAVIMENTAÇÃO ASFALTICA
PROPRIETARIO: PREFEITURA MUNICIPAL DE RODEIO	
ENDEREÇO: RUA NOVA BRASILIA - GLÓRIA - RODEIO/SC	
AUTOR DO PROJETO: ROGER ANDREAS ISLEB SILVANA BUTZKE <small>ENGENHEIRO CIVIL - CREA/SC 045162-1 ARQUITETA E URBANISTA - CAU/SC A108693-6</small>	
TITULOS: PLANTA BAIXA - TRECHO 03	PRANCHA: A-04
ESCALA: 1/100	DATA: FEVEREIRO/2020
DESENHO: SILVANA BUTZKE	