



NAO E PERMITIDO ALTERAR OU MODIFICAR ESTE PROJETO SEM AUTORIZACAO DO AUTOR. LEI DE REGULAMENTO DIREITO AUTORAL N- 9.610/98.

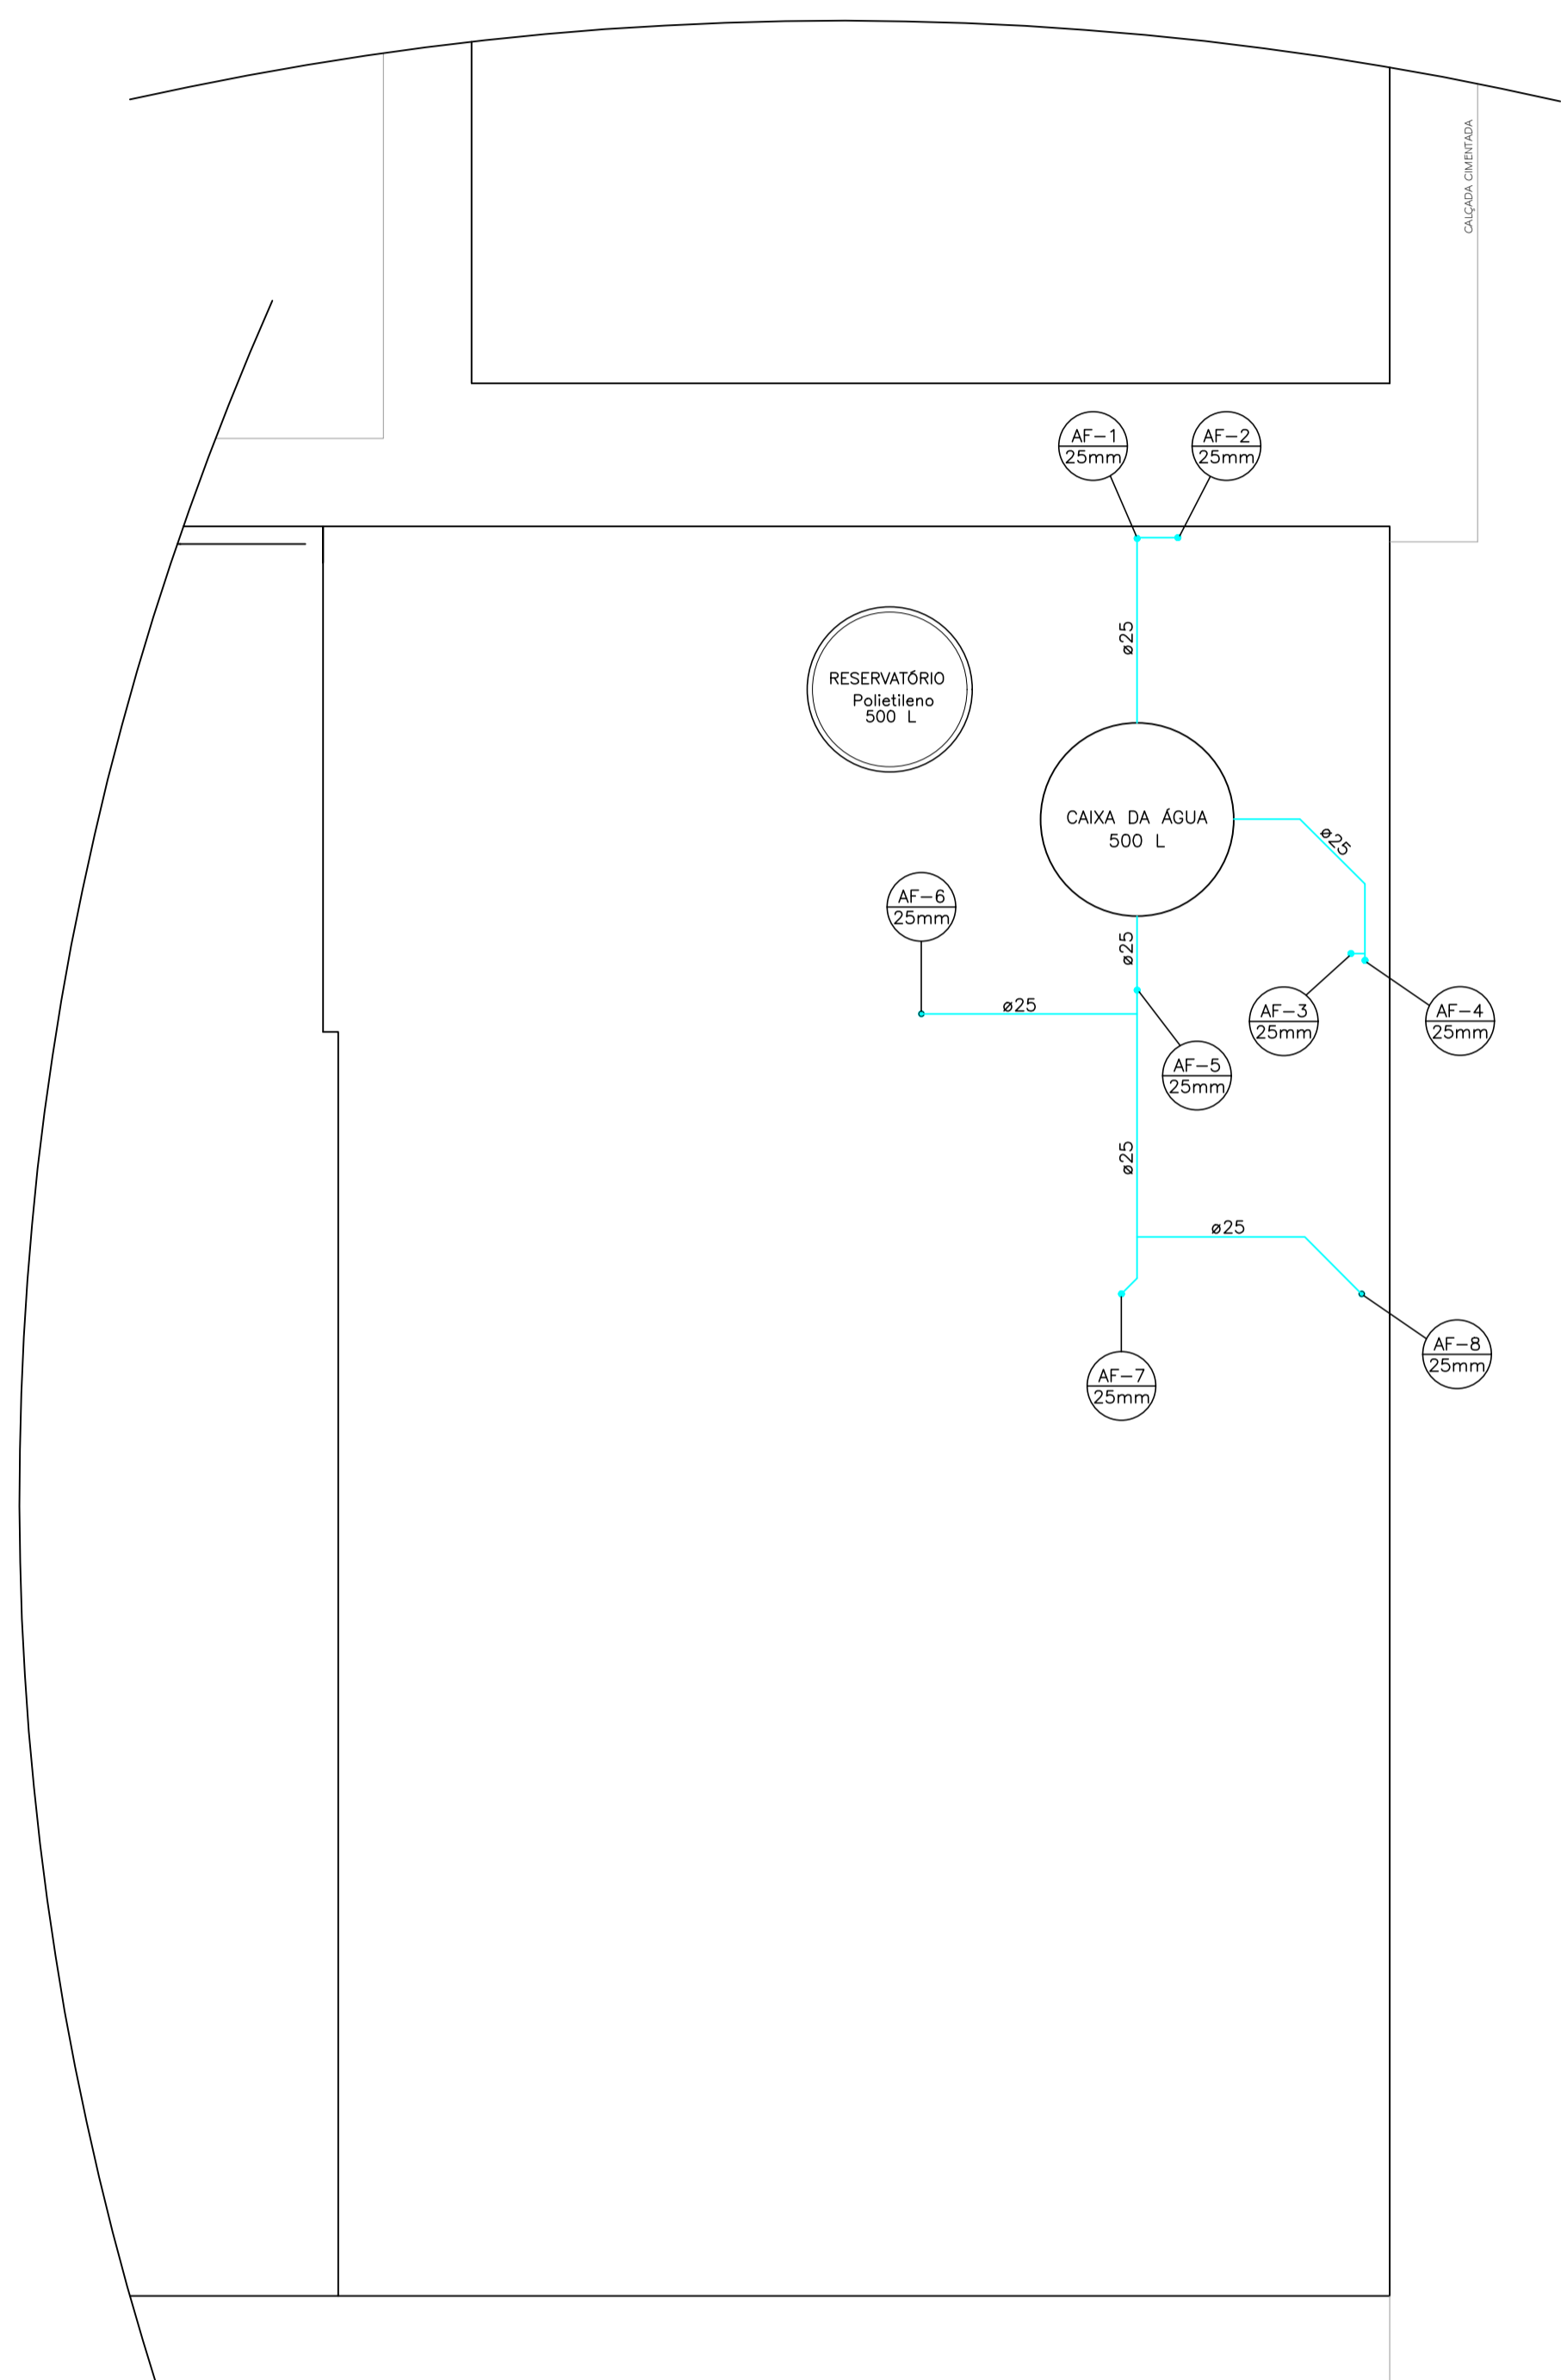

PLANTA BAIXA - SISTEMA HIDRÁULICO - COBERTURA

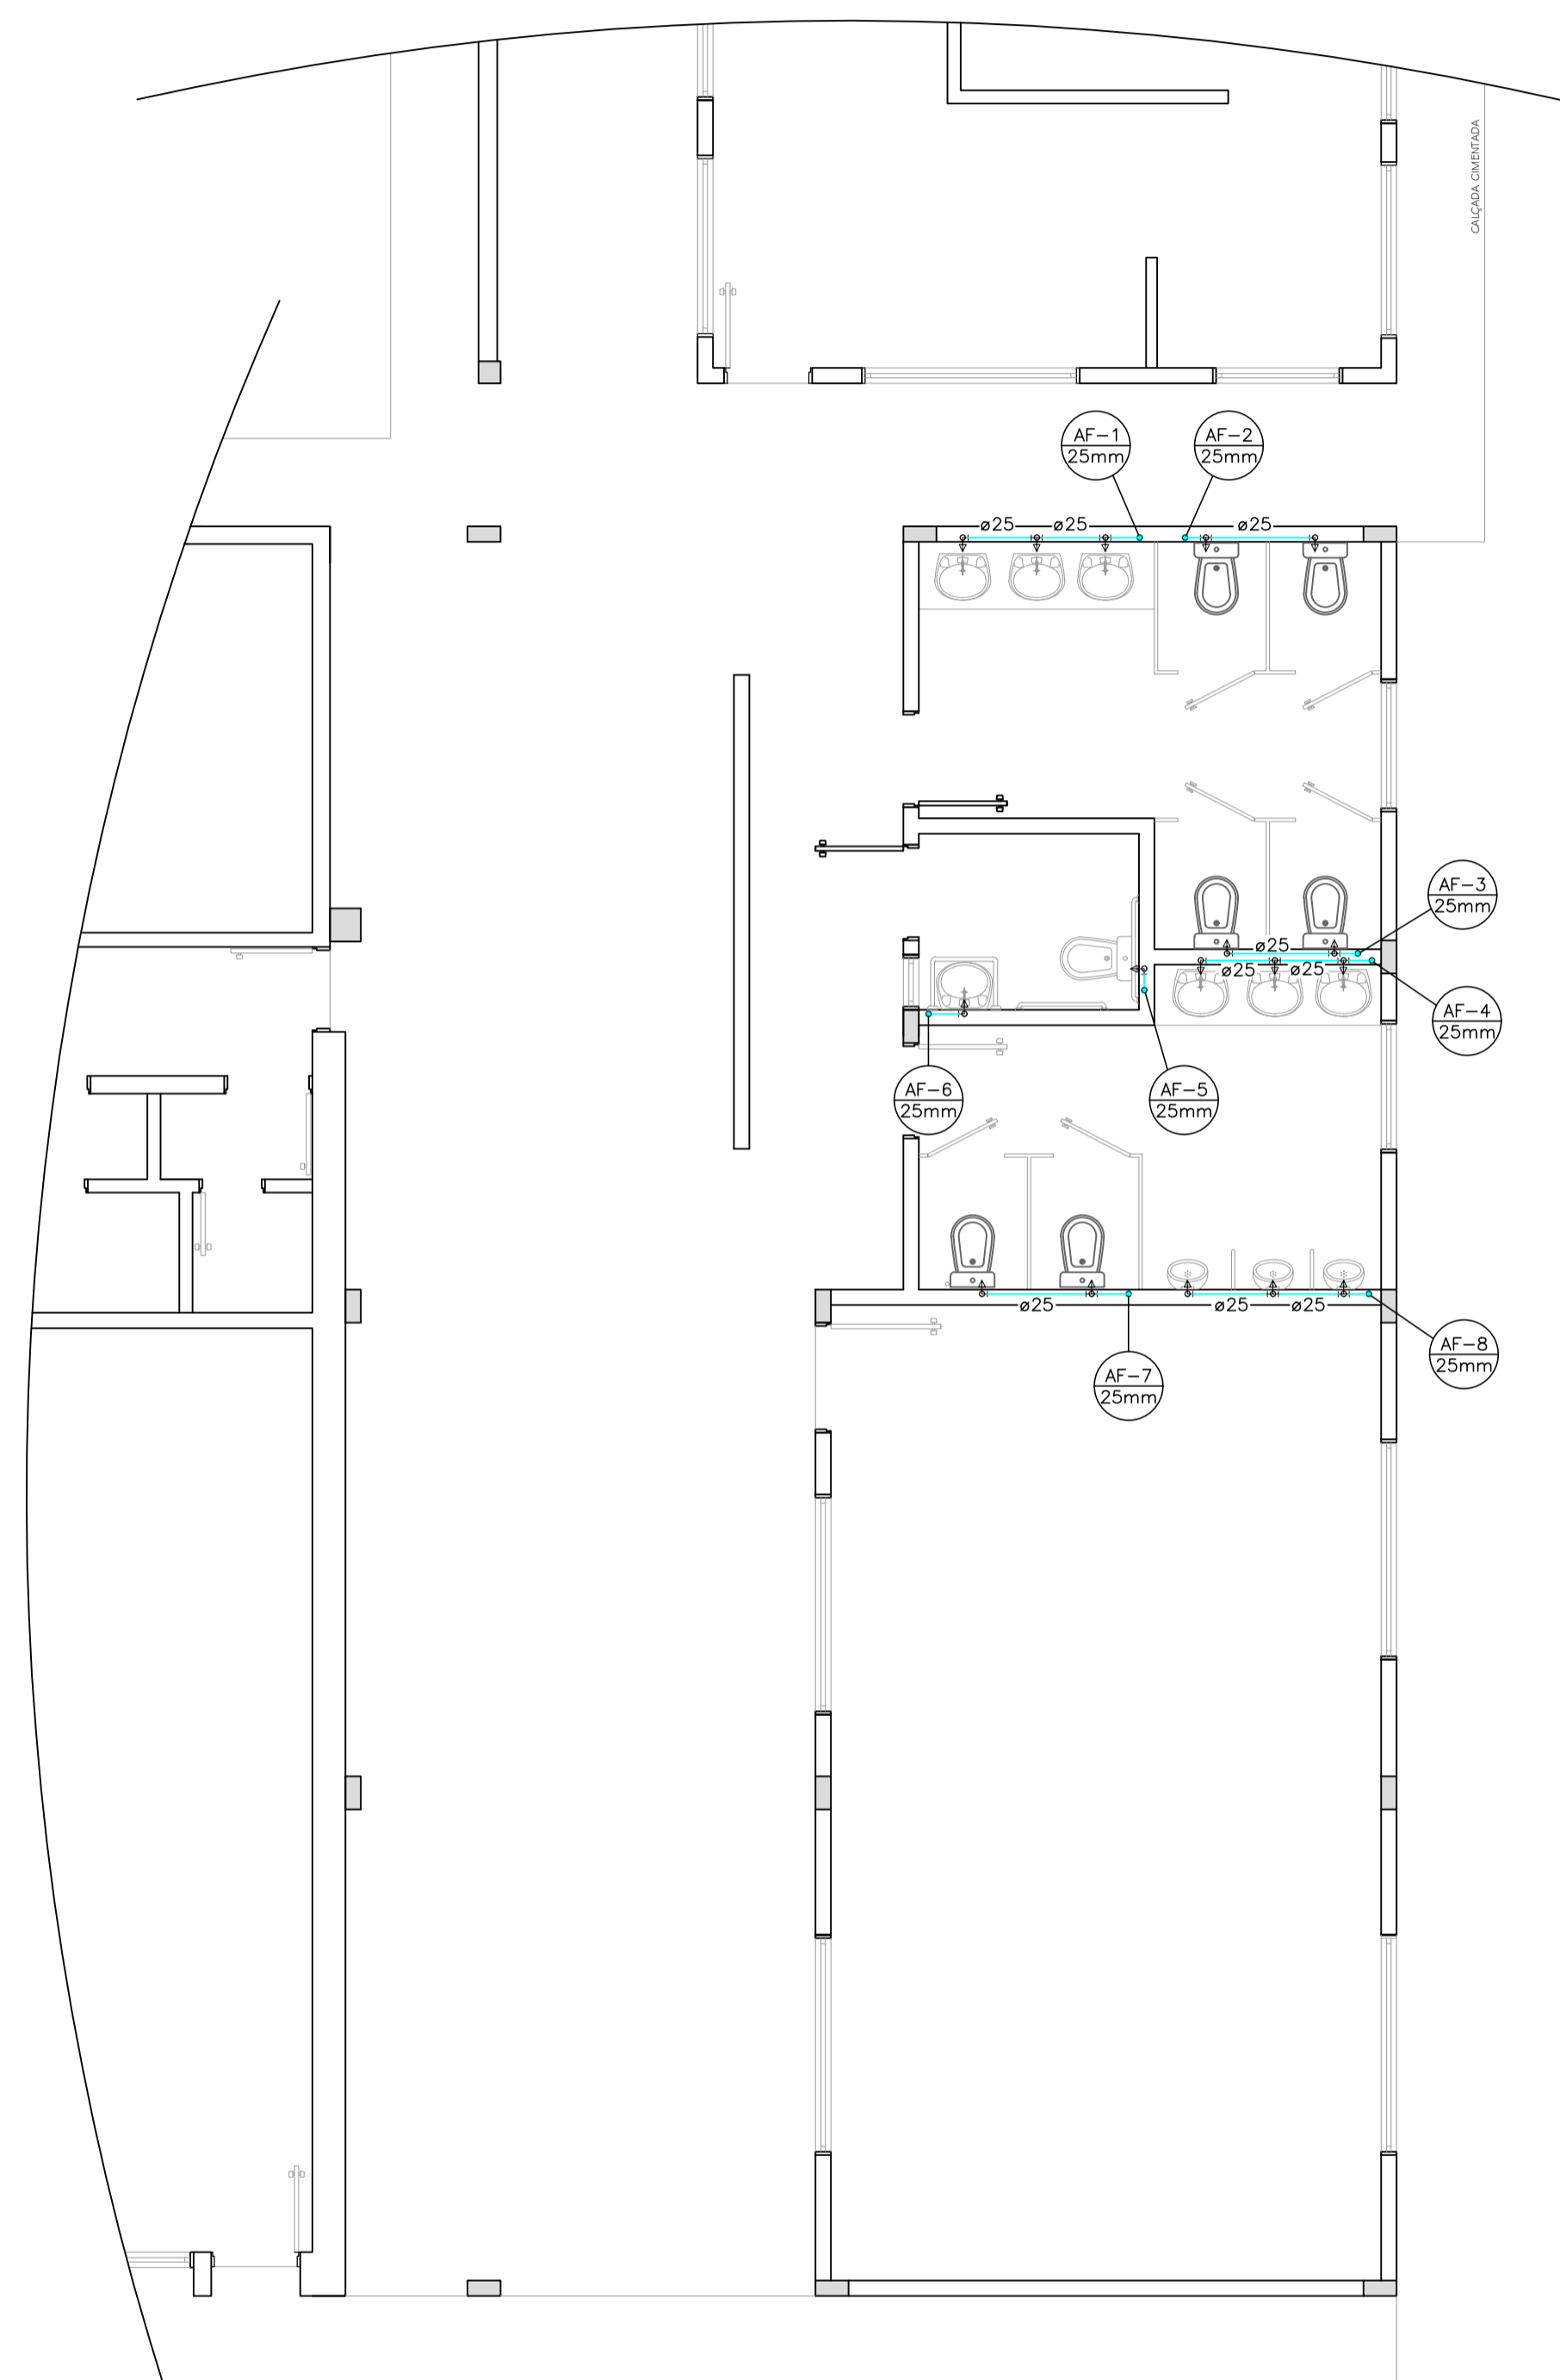

PLANTA BAIXA - SISTEMA HIDRÁULICO - TERREO

OBS:

PREFEITURA:	INSS
ASS. PROPRIETÁRIO (a)	ASS. RESPONSÁVEL TÉCNICO
PREFEITURA MUNICIPAL DE RODEIO CNPJ: 83.102.814/0001-64	FERRARI ARQUITETURA E ENGENHARIA CNPJ: 26.722.864/0001-00

PREFEITURA MUNICIPAL DE RODEIO		
 Ferrari Arquitetura & Engenharia <small>(47) 8402.7570 / 3384.1894</small>	REFORMA E AMPLIAÇÃO DA ESCOLA BÁSICA MADRE MARIA AVOSANI	ESCALA 1/75
	Rodovia SC-110, s/n, Bairro Rodeio-50, Rodeio-SC	DATA Janeiro/2022
	PLANTA BAIXA - SISTEMA HIDRÁULICO	ARQUIVO PMRodeio.DWG
		FOLHA 01 01

HIDRAULICO

PROJETO